


# Nové Třebčice vodovod a kanalizace

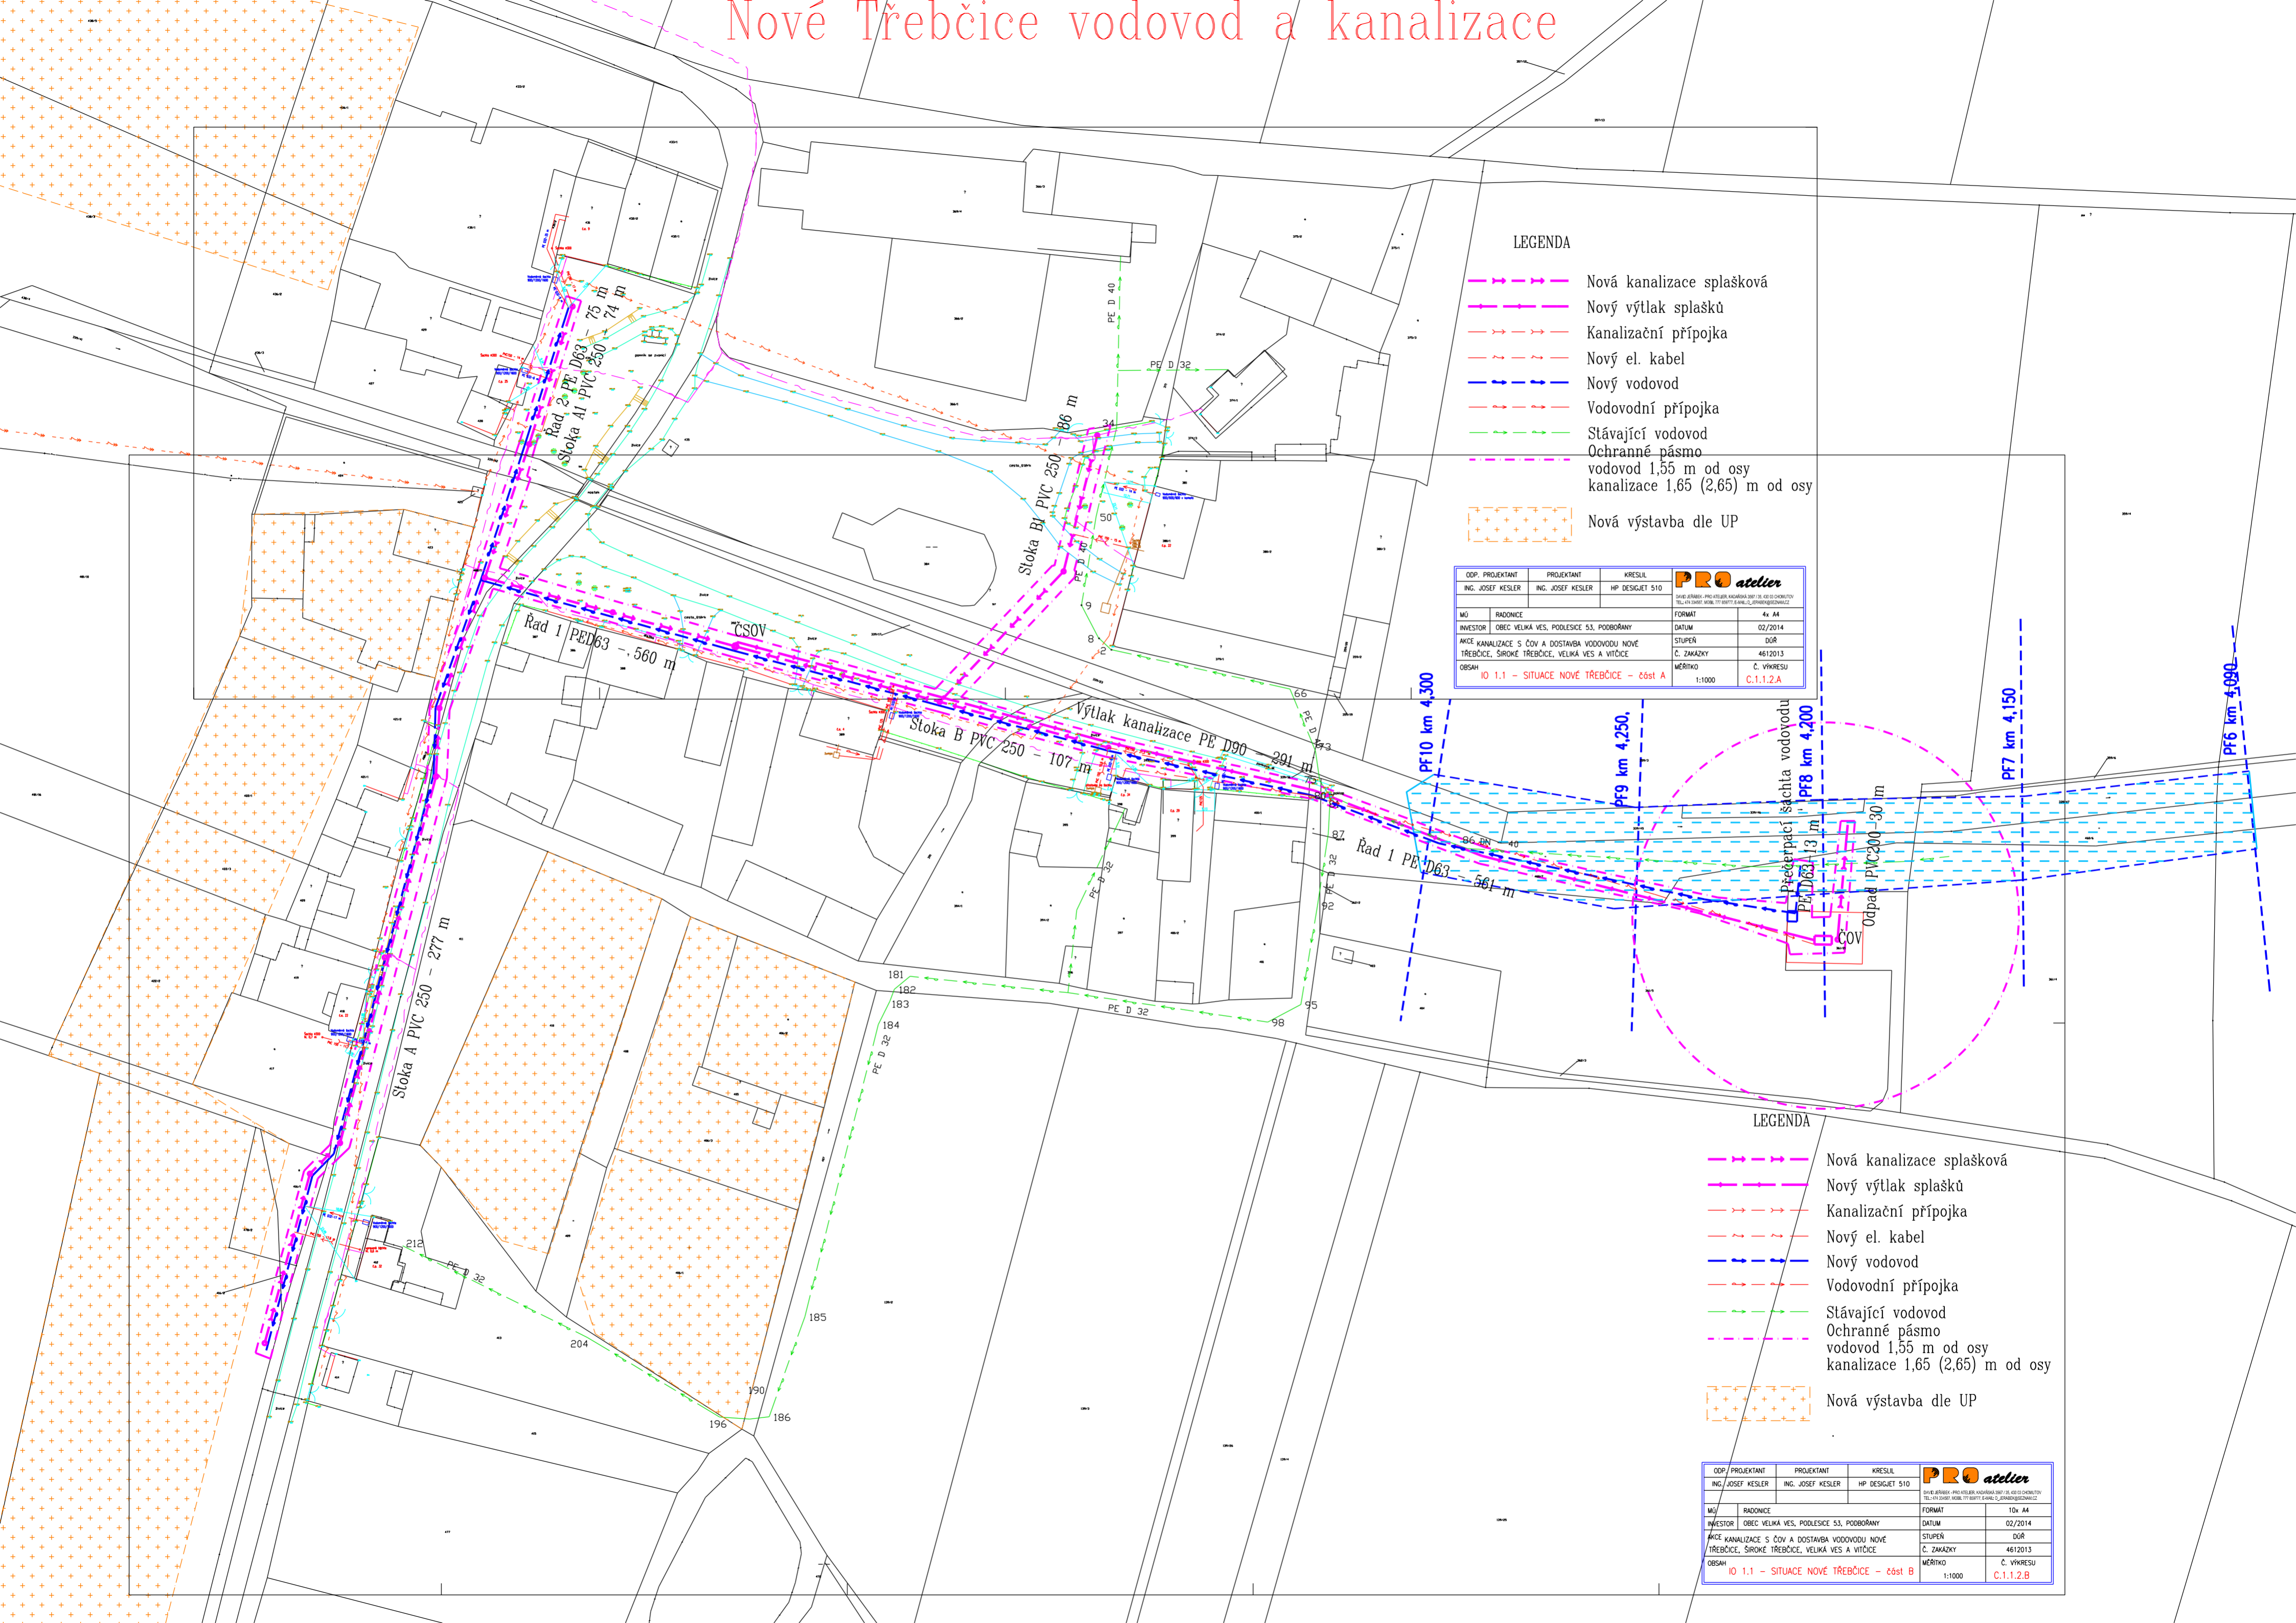

**LEGENDA**

- Nová kanalizace splašková
- Nový výtlač splašků
- Kanalizační přípojka
- Nový el. kabel
- Nový vodovod
- Vodovodní přípojka
- Stávající vodovod
- Ochranné pásmo  
vodovod 1,55 m od osy  
kanalizace 1,65 (2,65) m od osy
- Nová výstavba dle UP

ODP. PROJEKTANT ING. JOSEF KESLER	PROJEKTANT ING. JOSEF KESLER	KRESLIL HP DESIGJET 510	<b>PRO atelier</b> <small>STAVEBNÍ PRŮMYSL PRŮJEKTČNÍ AKADEMIE 2017 ZK 4010 CHOMUTOV TEL: +420 325 500 111 FAX: +420 325 500 112</small>
MŮ RADOVICE	INVESTOR OBEC VELKÁ VES, PODOLEŠICE 53, PODOBOŘANY	FORMÁT A4, A4	
AKCE KANALIZACE S ČOV A DOSTAVBA VODOVODU NOVÉ TŘEBČICE, ŠIROKÉ TŘEBČICE, VELKÁ VES A VITČICE		DATUM 02/2014	STUPEŇ DŮR
OBSAH IO 1.1 - SITUACE NOVÉ TŘEBČICE - část A		MĚŘÍTKO 1:1000	C. ZAKÁZKY 4612013 C. VÝKRESU C.1.1.2.A

**LEGENDA**

- Nová kanalizace splašková
- Nový výtlač splašků
- Kanalizační přípojka
- Nový el. kabel
- Nový vodovod
- Vodovodní přípojka
- Stávající vodovod
- Ochranné pásmo  
vodovod 1,55 m od osy  
kanalizace 1,65 (2,65) m od osy
- Nová výstavba dle UP

ODP. PROJEKTANT ING. JOSEF KESLER	PROJEKTANT ING. JOSEF KESLER	KRESLIL HP DESIGJET 510	<b>PRO atelier</b> <small>STAVEBNÍ PRŮMYSL PRŮJEKTČNÍ AKADEMIE 2017 ZK 4010 CHOMUTOV TEL: +420 325 500 111 FAX: +420 325 500 112</small>
MŮ RADOVICE	INVESTOR OBEC VELKÁ VES, PODOLEŠICE 53, PODOBOŘANY	FORMÁT 10x A4	
AKCE KANALIZACE S ČOV A DOSTAVBA VODOVODU NOVÉ TŘEBČICE, ŠIROKÉ TŘEBČICE, VELKÁ VES A VITČICE		DATUM 02/2014	STUPEŇ DŮR
OBSAH IO 1.1 - SITUACE NOVÉ TŘEBČICE - část B		MĚŘÍTKO 1:1000	C. ZAKÁZKY 4612013 C. VÝKRESU C.1.1.2.B